

LEGENDA INŽENÝRSKÝCH SÍTÍ

- STÁVAJÍCÍ DEŠŤOVÁ KANALIZACE
- NOVÉ NAPOJENÍ DEŠŤOVÉ KANALIZACE
- STÁVAJÍCÍ KANALIZAČNÍ ŘÁD
- NOVÉ NAPOJENÍ SPLAŠKOVÉ KANALIZACE
- STÁVAJÍCÍ VODOVODNÍ ŘÁD
- NOVÉ VEDENÍ VODOVODU
- STÁVAJÍCÍ EL. VEDENÍ
- NOVÉ SILNOPROUDÉ VEDENÍ - NAPOJENÍ NA PILÍŘ
- NOVÉ VEDENÍ PLYNU - NAPOJENÍ NA PILÍŘ
- STÁVAJÍCÍ VEDENÍ PLYNU

LEGENDA

- A1 REVIZNÍ ŠACHTA Ø 400mm
- A2 VSAKOVACÍ BLOKY GLYNWED RAINBLOC
- A3 FILTRAČNÍ ŠACHTA
- P KOMBINOVANÝ PILÍŘ - PLYN + ELEKTRÍNA
- V1 VODOMĚRNÁ ŠACHTA 900x1200x1200mm S VODOMĚREM QN 2,5

— HRANICE POZEMKU

▨ ZÁMKOVÁ BET. DLAŽBA, BARVA ŠEDÁ
VČETNĚ OBRUBNÍKU TL. 6CM

▨ ZATRAVŇOVACÍ DLAŽDICE BETONOVÉ
60x40cm, BARVA ŠEDÁ

ZASTAVĚNÁ PLOCHA - POZEMEK 465/475

Celková plocha pozemku 1037m²

Zastavěná plocha domem : 204,88m²



Zastavěná plocha zpevněných ploch - zámková dlažba : 12,38m²

Zastavěná plocha zpevněných ploch - bet. zatrav. tvárnice: 7,92m²

Zastavěná plocha celkem : 225,18m²

Využití stavebního pozemku : 225,18m² / 1037m² = 21,7%

Celková zastavěná plocha je 21,7%

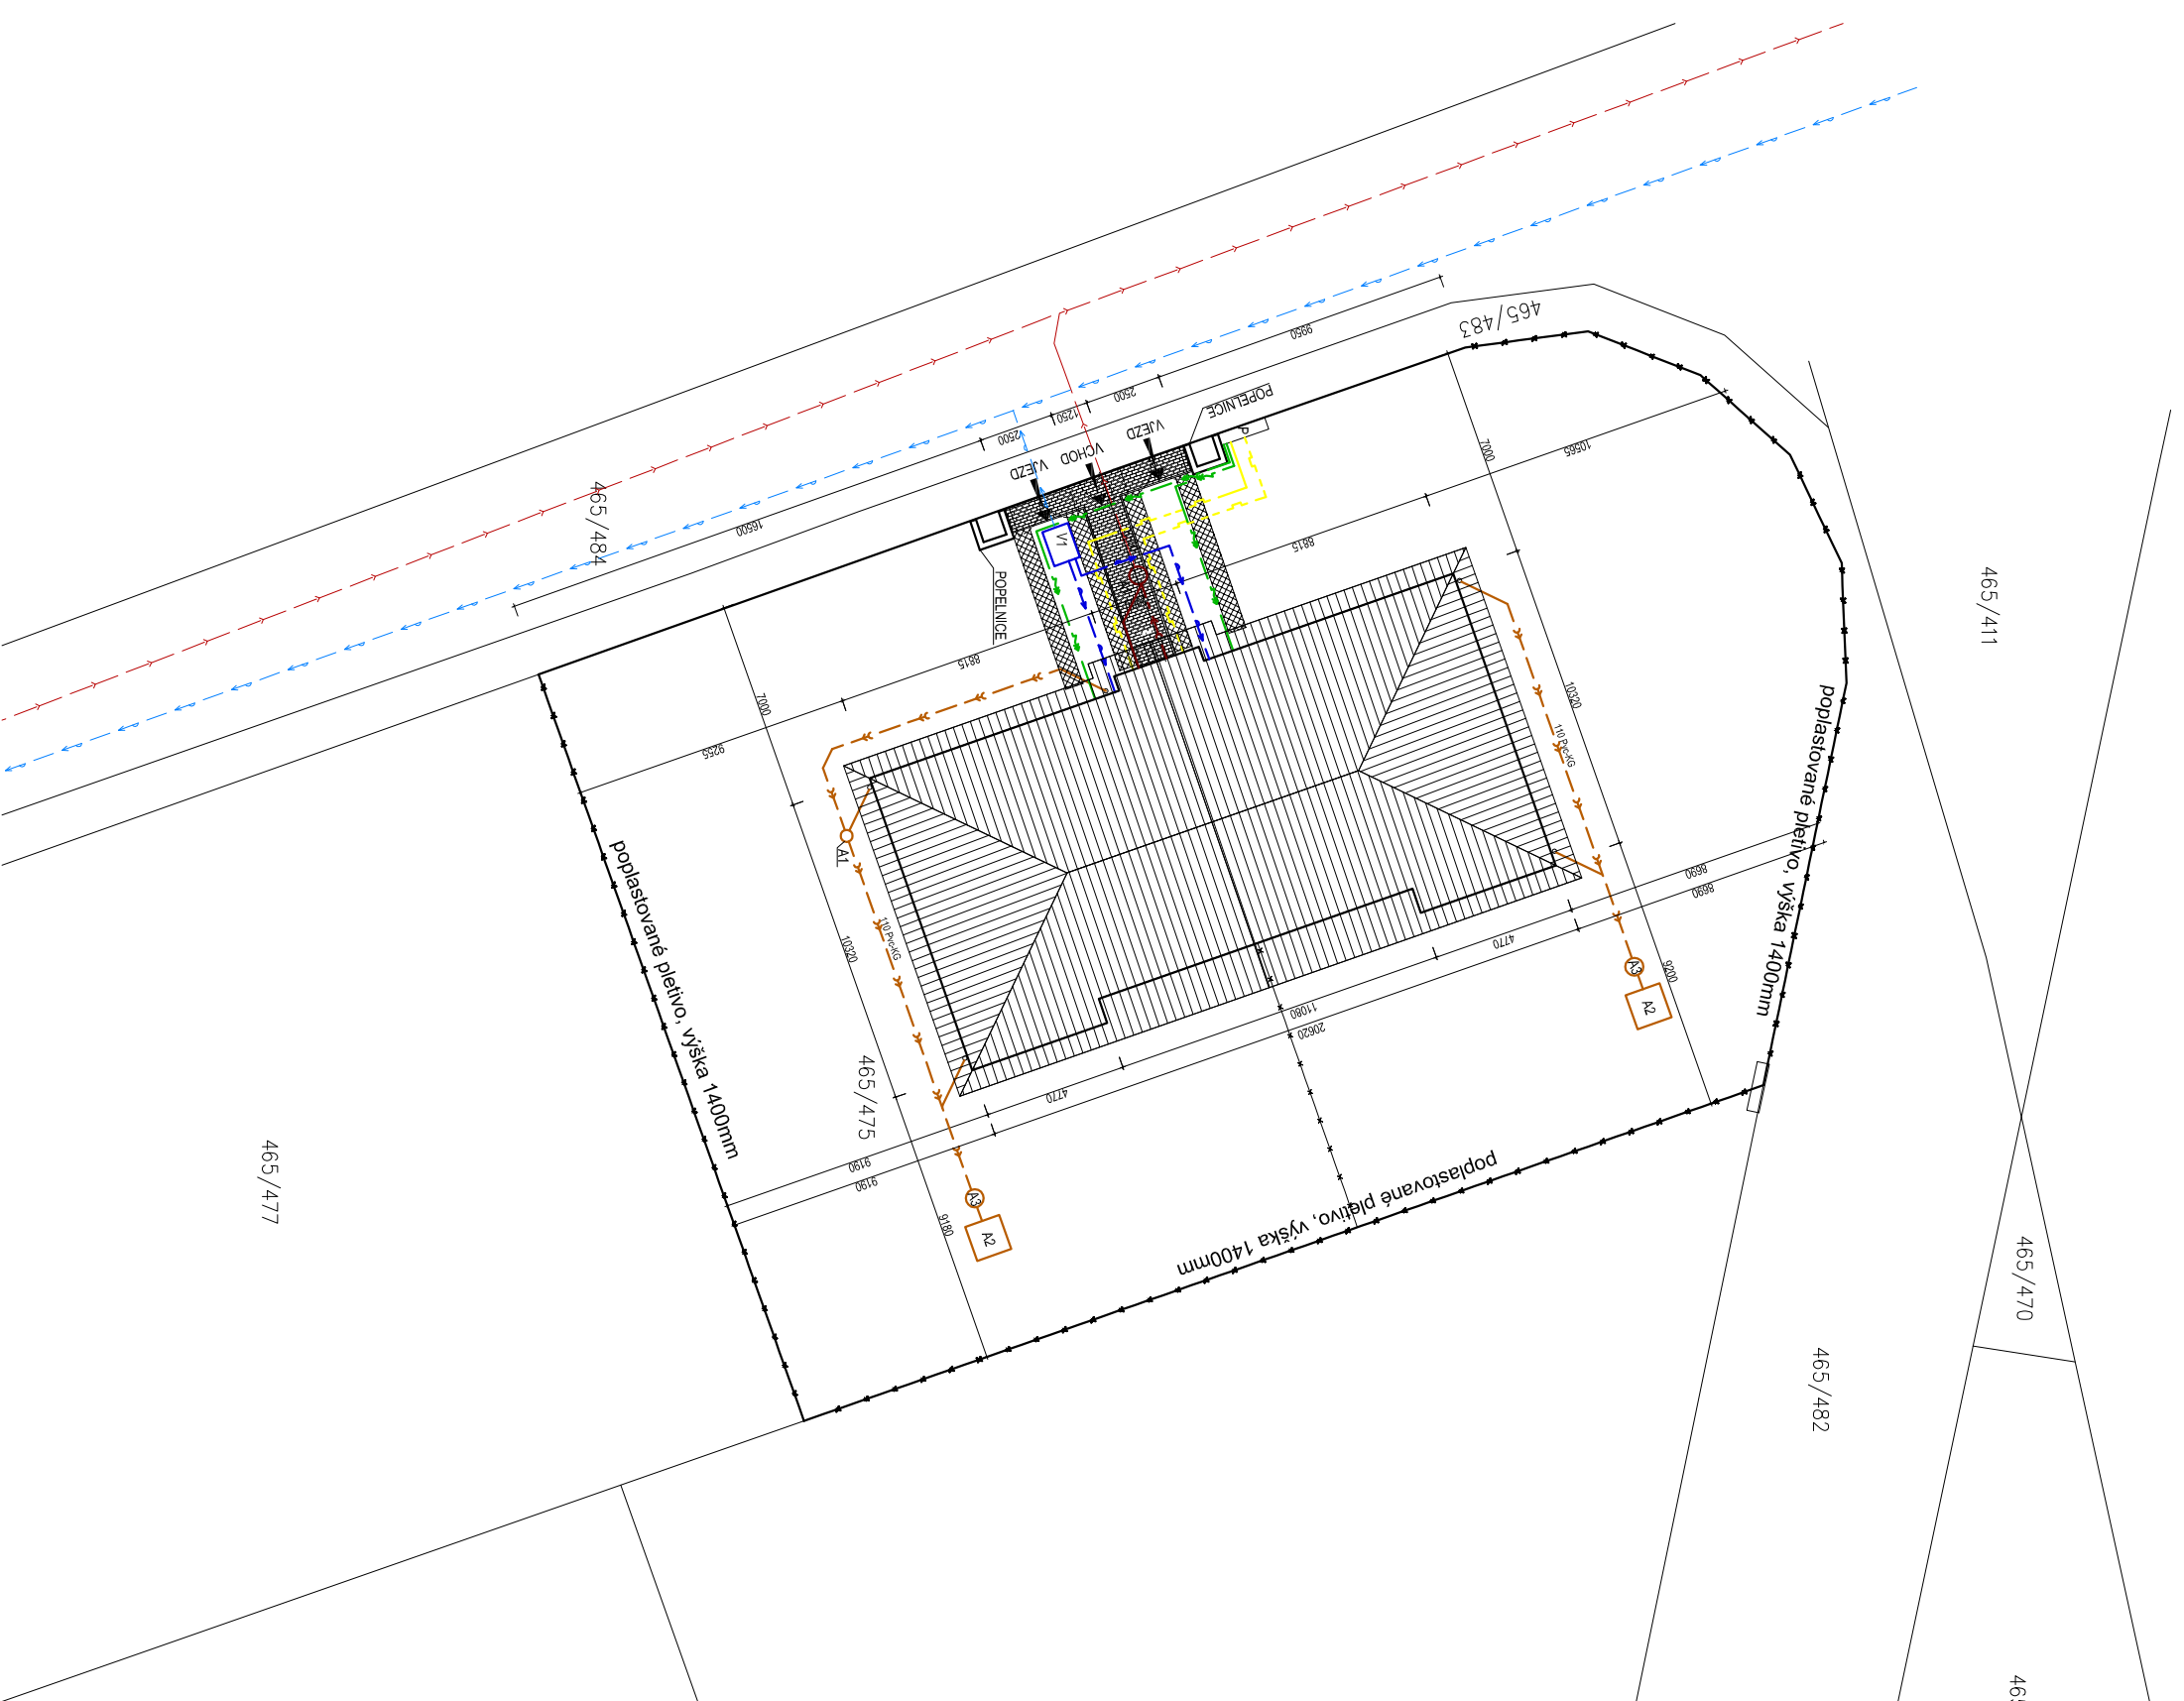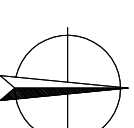

NAVRH: **atelier 2 s.r.o.** Kunětická 2534/2 PRAHA 2 - Vinohrady 12 000

atelier 2

PROJEKTANT: Ing. Ondřej Landsman

ZODPOVĚDNÝ PROJEKTANT: Ing. Josef Záček

HLAVNÍ PROJEKTANT: Ing. Josef Záček

INVESTOR: EURO DEVELOPMENT GROUP s.r.o., Ječná 550/1, Praha 120 00

2

NAZEV AKCE:

SAMOSTATNÝ RD SE DVĚMI BYTOVÝMI JEDNOTKAMI
parc.č. 465/475, k.ú. Dolní Jirčany

AUTORIZAČNÍ PRAZITKO:

DATUM:

11/2013

ČÍSLO ZAKÁZKY:

OBSAH:

KOORDINAČNÍ SITUACE

MĚŘÍTKO:

1:250

STUPEŇ DOK.:

ÚR+SP

ČÍSLO VÝKRESU:

C03