

LEGENDA INŽENÝRSKÝCH SÍTÍ

- STÁVAJÍCÍ DEŠŤOVÁ KANALIZACE
- NOVÉ NAPOJENÍ DEŠŤOVÉ KANALIZACE
- STÁVAJÍCÍ KANALIZAČNÍ ŘÁD
- NOVÉ NAPOJENÍ SPLAŠKOVÉ KANALIZACE
- STÁVAJÍCÍ VODOVODNÍ ŘÁD
- NOVÉ VEDENÍ VODOVODU
- STÁVAJÍCÍ EL. VEDENÍ
- NOVÉ SILNOPROUDÉ VEDENÍ - NAPOJENÍ NA PILÍŘ
- NOVÉ VEDENÍ PLYNU - NAPOJENÍ NA PILÍŘ
- STÁVAJÍCÍ VEDENÍ PLYNU



LEGENDA

- A1 REVIZNÍ ŠACHTA Ø 400mm
- A2 VSAKOVACÍ BLOKY GLYNWED RAINBLOC
- A3 FILTRAČNÍ ŠACHTA
- P KOMBINOVANÝ PILÍŘ - PLYN + ELEKTRÍNA
- V1 VODOMĚRNÁ ŠACHTA 900x1200x1200mm S VODOMĚREM QN 2,5

- HRANICE POZEMKU
- ZÁMKOVÁ BET. DLAŽBA, BARVA ŠEDÁ
- VČETNĚ OBRUBNÍKU TL. 6CM
- ZATRAVŇOVACÍ DLAŽDICE BETONOVÉ
- 60x40cm, BARVA ŠEDÁ

ZASTAVĚNÁ PLOCHA - POZEMEK 465/478

Celková plocha pozemku 1001m²
Zastavěná plocha domem : 179,63m²
Zastavěná plocha zpevněných ploch - zámková dlažba : 8,16m²
Zastavěná plocha zpevněných ploch - bet. zátřav. tvárnice: 13,07m² X 0,6=7,84m²
Zastavěná plocha celkem : 7,84m²
Využití stavebního pozemku : 195,63m² / 1001m² = 19,5%
Celková zastavěná plocha je 19,5%

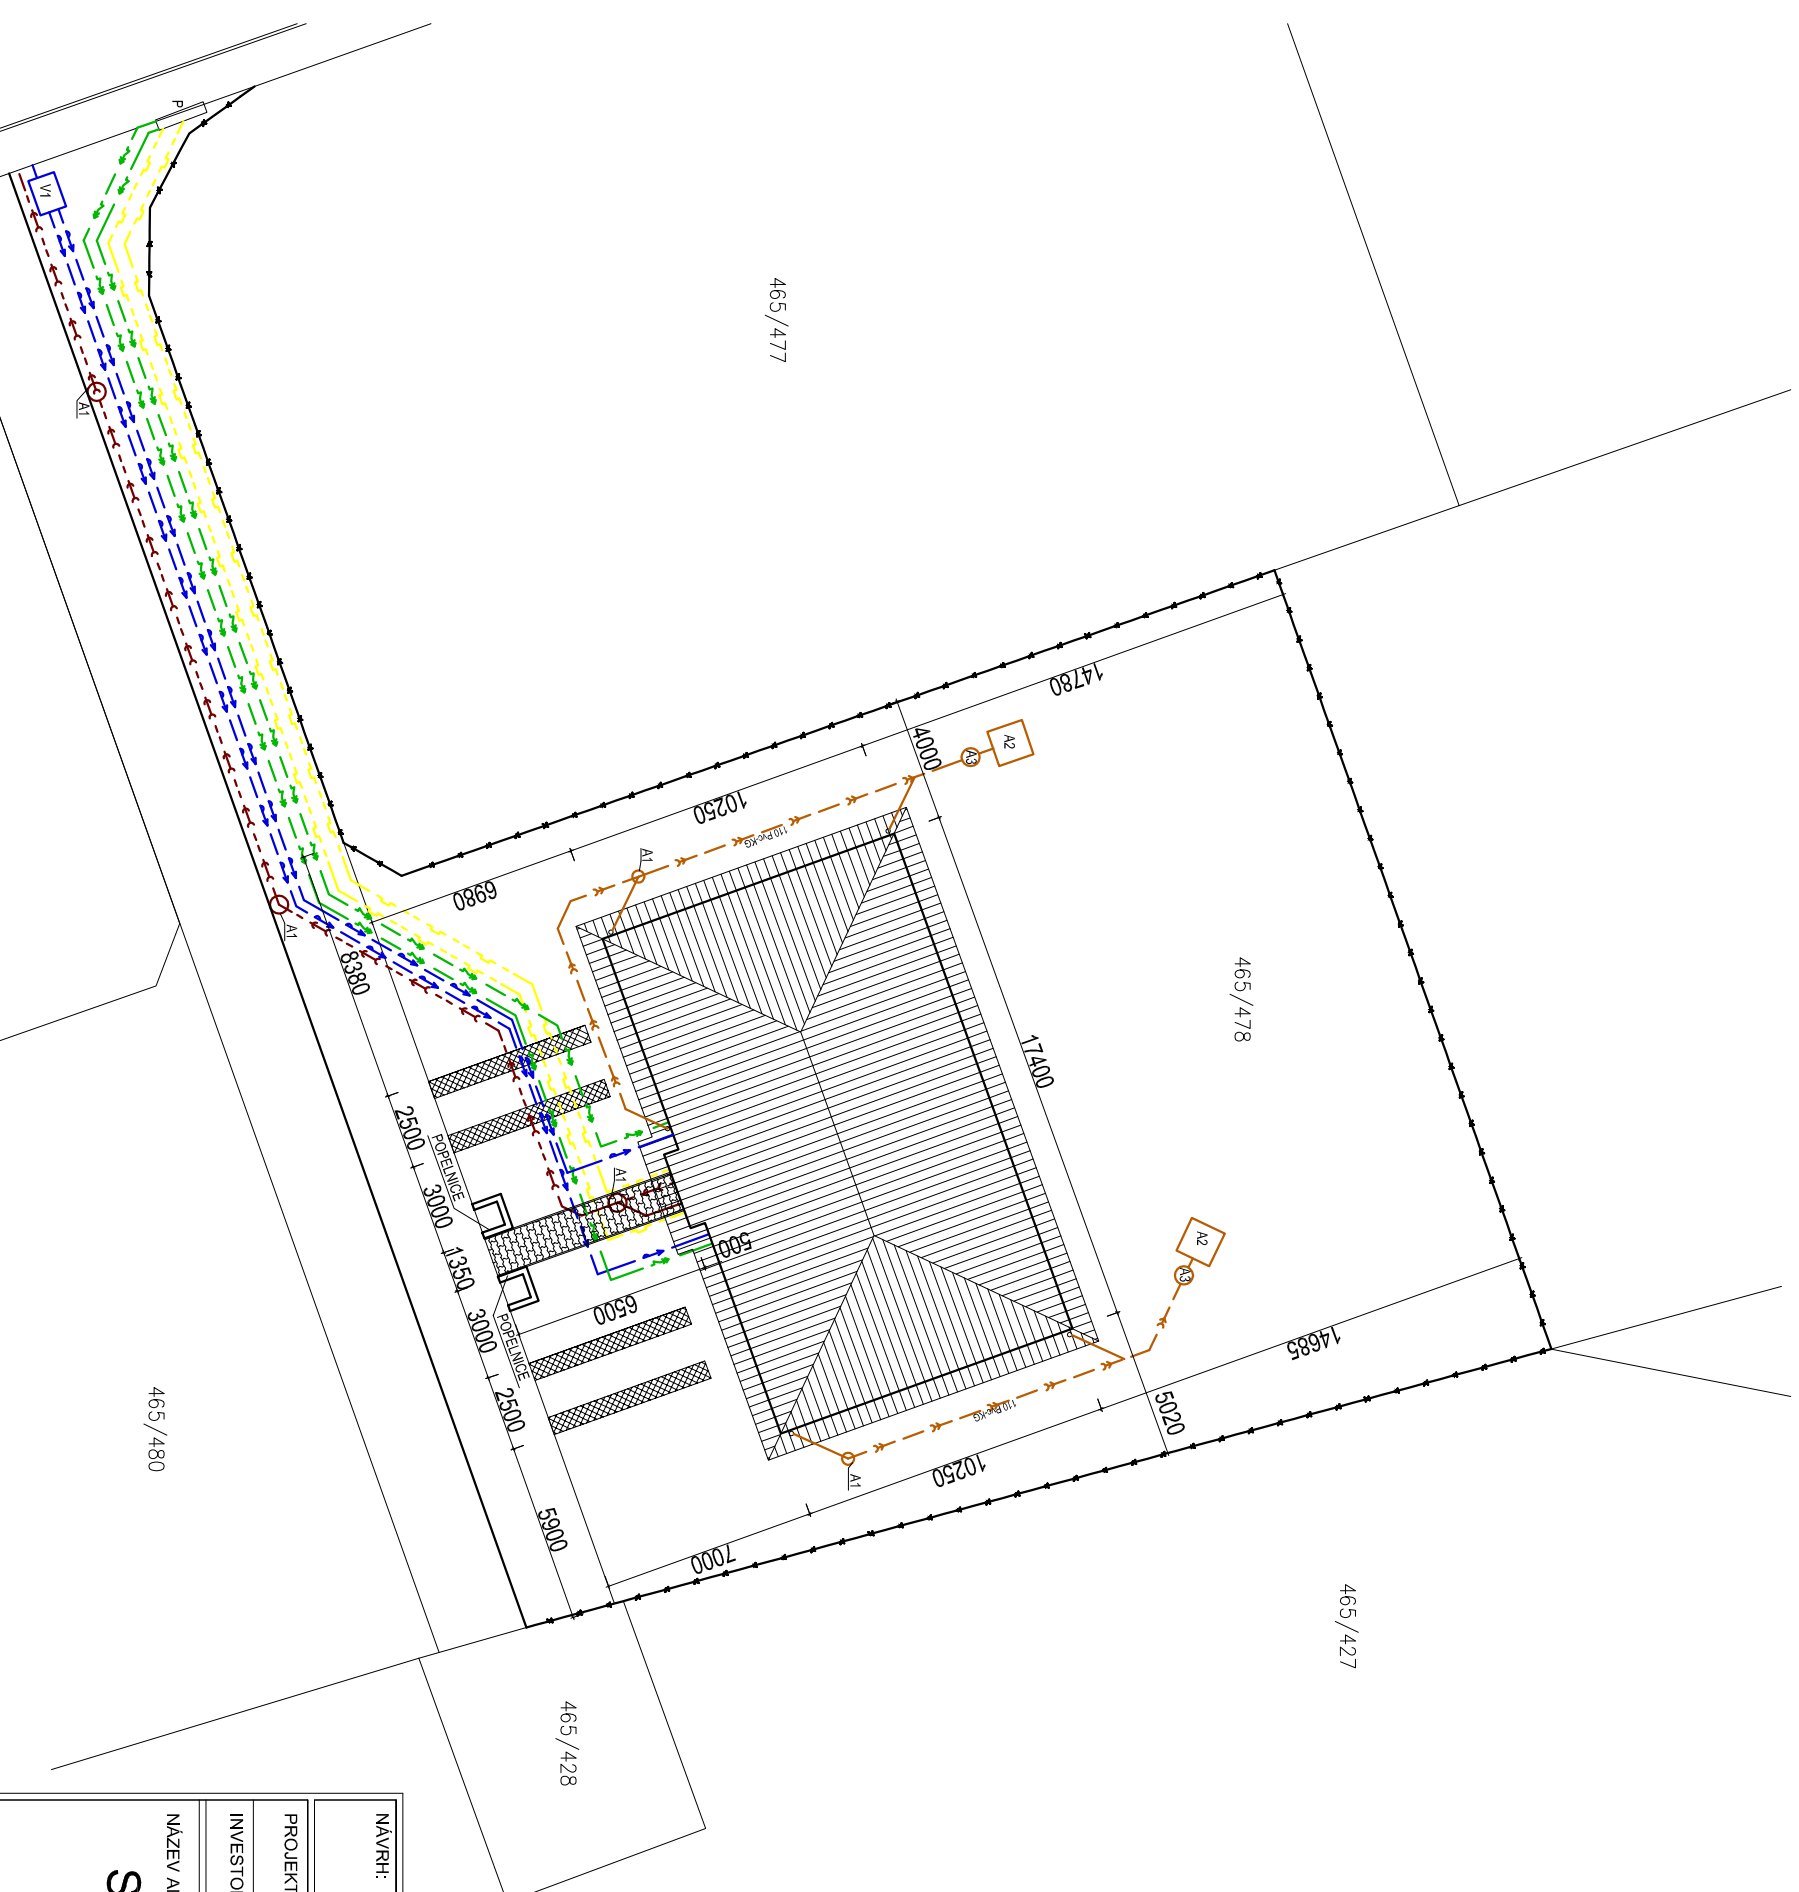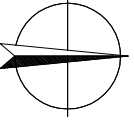

NAVRH: **atelier 2 s.r.o.** Kunětická 2534/2 PRAHA 2 - Vinohrady 12 000

atelier

PROJEKTANT: Ing. Ondřej Landsman
ZODPOVEDNÝ PROJEKTANT: Ing. Josef Záček
HLAVNÍ PROJEKTANT: Ing. Josef Záček

2

INVESTOR: EURO DEVELOPMENT GROUP s.r.o., Ječná 550/1, Praha 120 00

NAZEV AKCE:

SAMOSTATNÝ RD SE DVĚMI BYTOVÝMI JEDNOTKAMI
parc.č. 465/478, k.ú. Dolní Jirčany

AUTORIZAČNÍ RAZÍTKO:

DATUM: 11/2013
ČÍSLO ZAKÁZKY:

MĚŘÍTKO: 1:250
STUPEŇ DOK.: ÚR+SP

OBSAH: KOORDINAČNÍ SITUACE

ČÍSLO VÝKRESU: C03